



REGIONE SICILIANA
ASSESSORATO REGIONALE DELL'AGRICOLTURA, DELLO SVILUPPO RURALE
E DELLA PESCA MEDITERRANEA
CONSORZIO DI BONIFICA 6 - ENNA



PROGETTO ESECUTIVO PER I LAVORI DI RISTRUTTURAZIONE
DELL'IMPIANTO DI IRRIGAZIONE A VALLE DELLA DIGA POZZILLO
V° LOTTO DI COMPLETAMENTO II STRALCIO

CUP CC52G11000250001

ELABORATO

VASCA DI COMPENSO MIRAGLIA
PIANTA IMPIANTI ELETTRICI CAMERA DI MANOVRA

C49

SCALE VARIE

COORDINAMENTO ED INTEGRAZIONE STAFF
(DR. ING. MAURIZIO CALLERAME)

COLLABORATORE COORDINATORE STAFF
(GEOM. SILVESTRO SCORCIAPINO)

PROGETTISTA OPERE CIVILI
(DR. ING. GIUSEPPE VRUNA)

COORDINATORE PER LA SICUREZZA
(DR. ING. ALESSANDRO SCELFO)

PROGETTISTA IMP. ELETTRICI
(PER. IND. GIUSEPPE INCARDONA)

GEOLOGIA
(DR. GEOL. MASSIMO TRIBULATO)

IL R.U.P.
(DR. ING. ASCENZIO LOCIURO)


IL DIRETTORE GENERALE

IL COMMISSARIO STRAORDINARIO

	Canale metallico
	Conduttura interna
	Conduttura a parete
	Scatole di derivazione
	Quadro elettrico
	Gruppo di Misura ENEL
	Plafoniera 250W
	Gruppo di emergenza -tipo SE
	Proiettore
	Interruttore con segnalazione luminosa

CAMERA DI MANOVRA VASCA MIRAGLIA


Distribuzione impianto elettrico Piano Terra - Scala 1:50

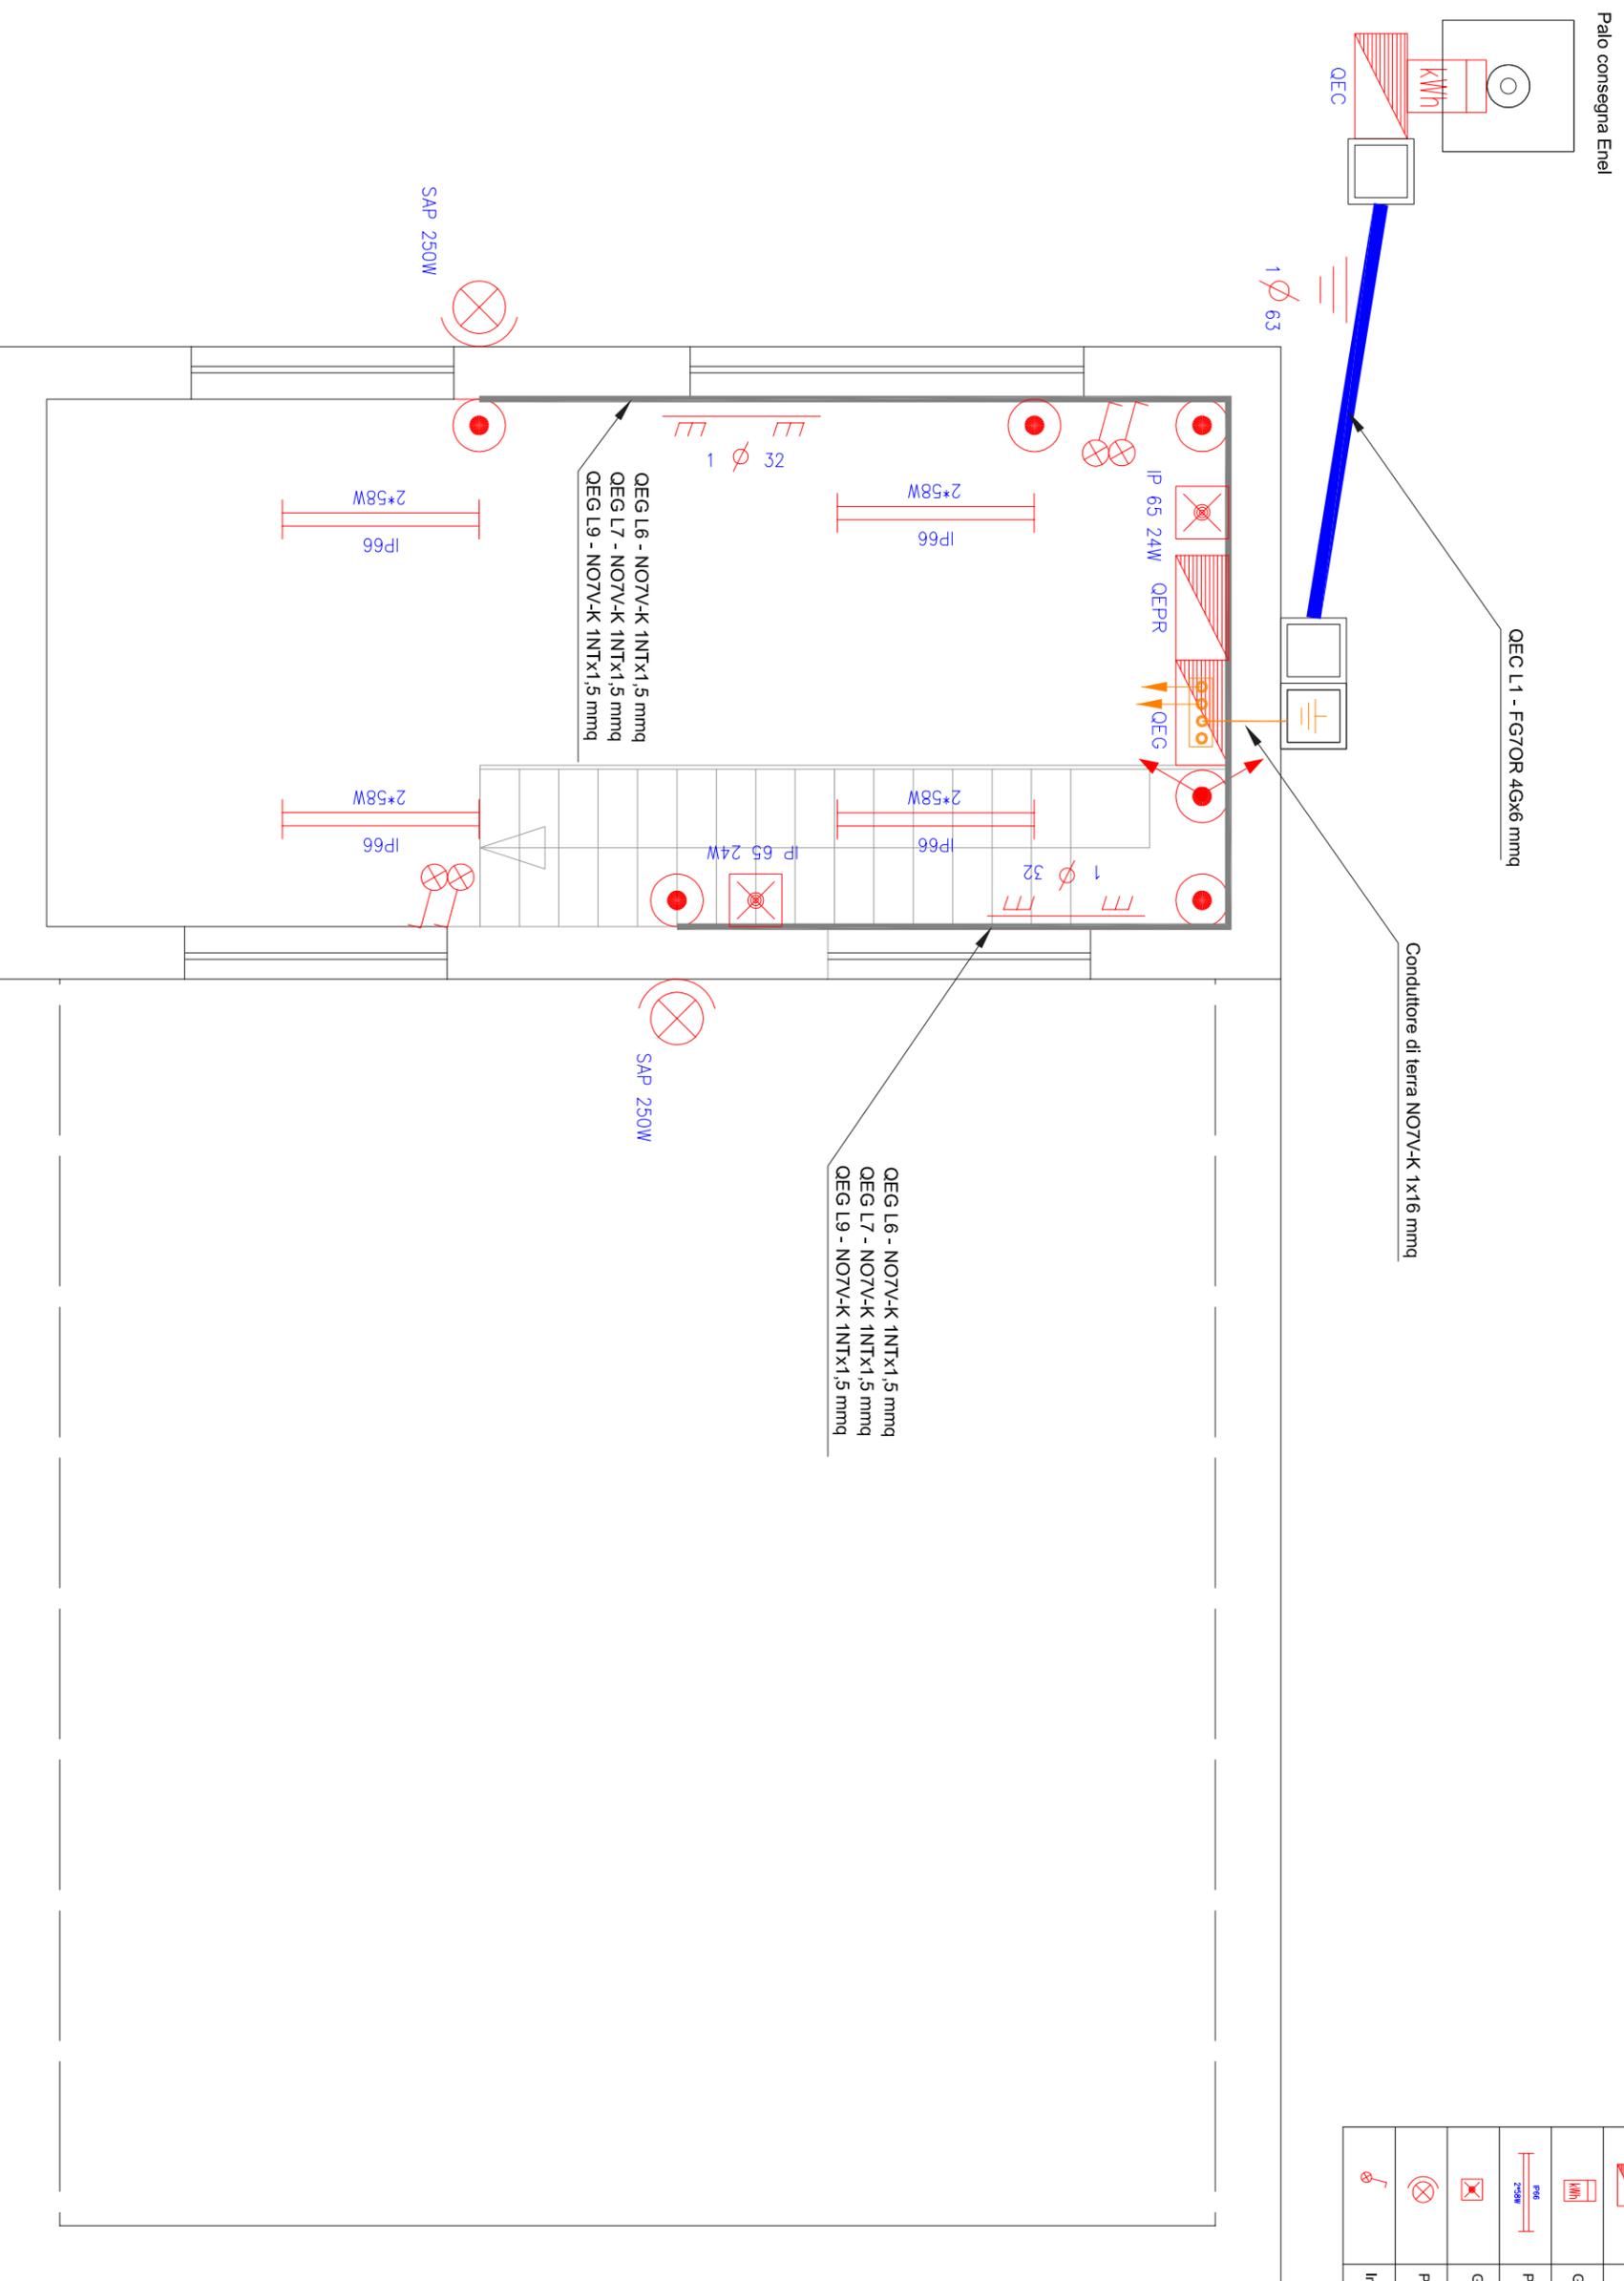

CAMERA DI MANOVRA VASCA MIRAGLIA

Distribuzione impianto elettrico Piano Interrato - Scala 1:50

Condutture metalliche entranti nella stazione
 EOP 16 mmq- Collegamenti Equipotenziali Principali
 EOS 6 mmq- Collegamenti Equipotenziali Supplementari

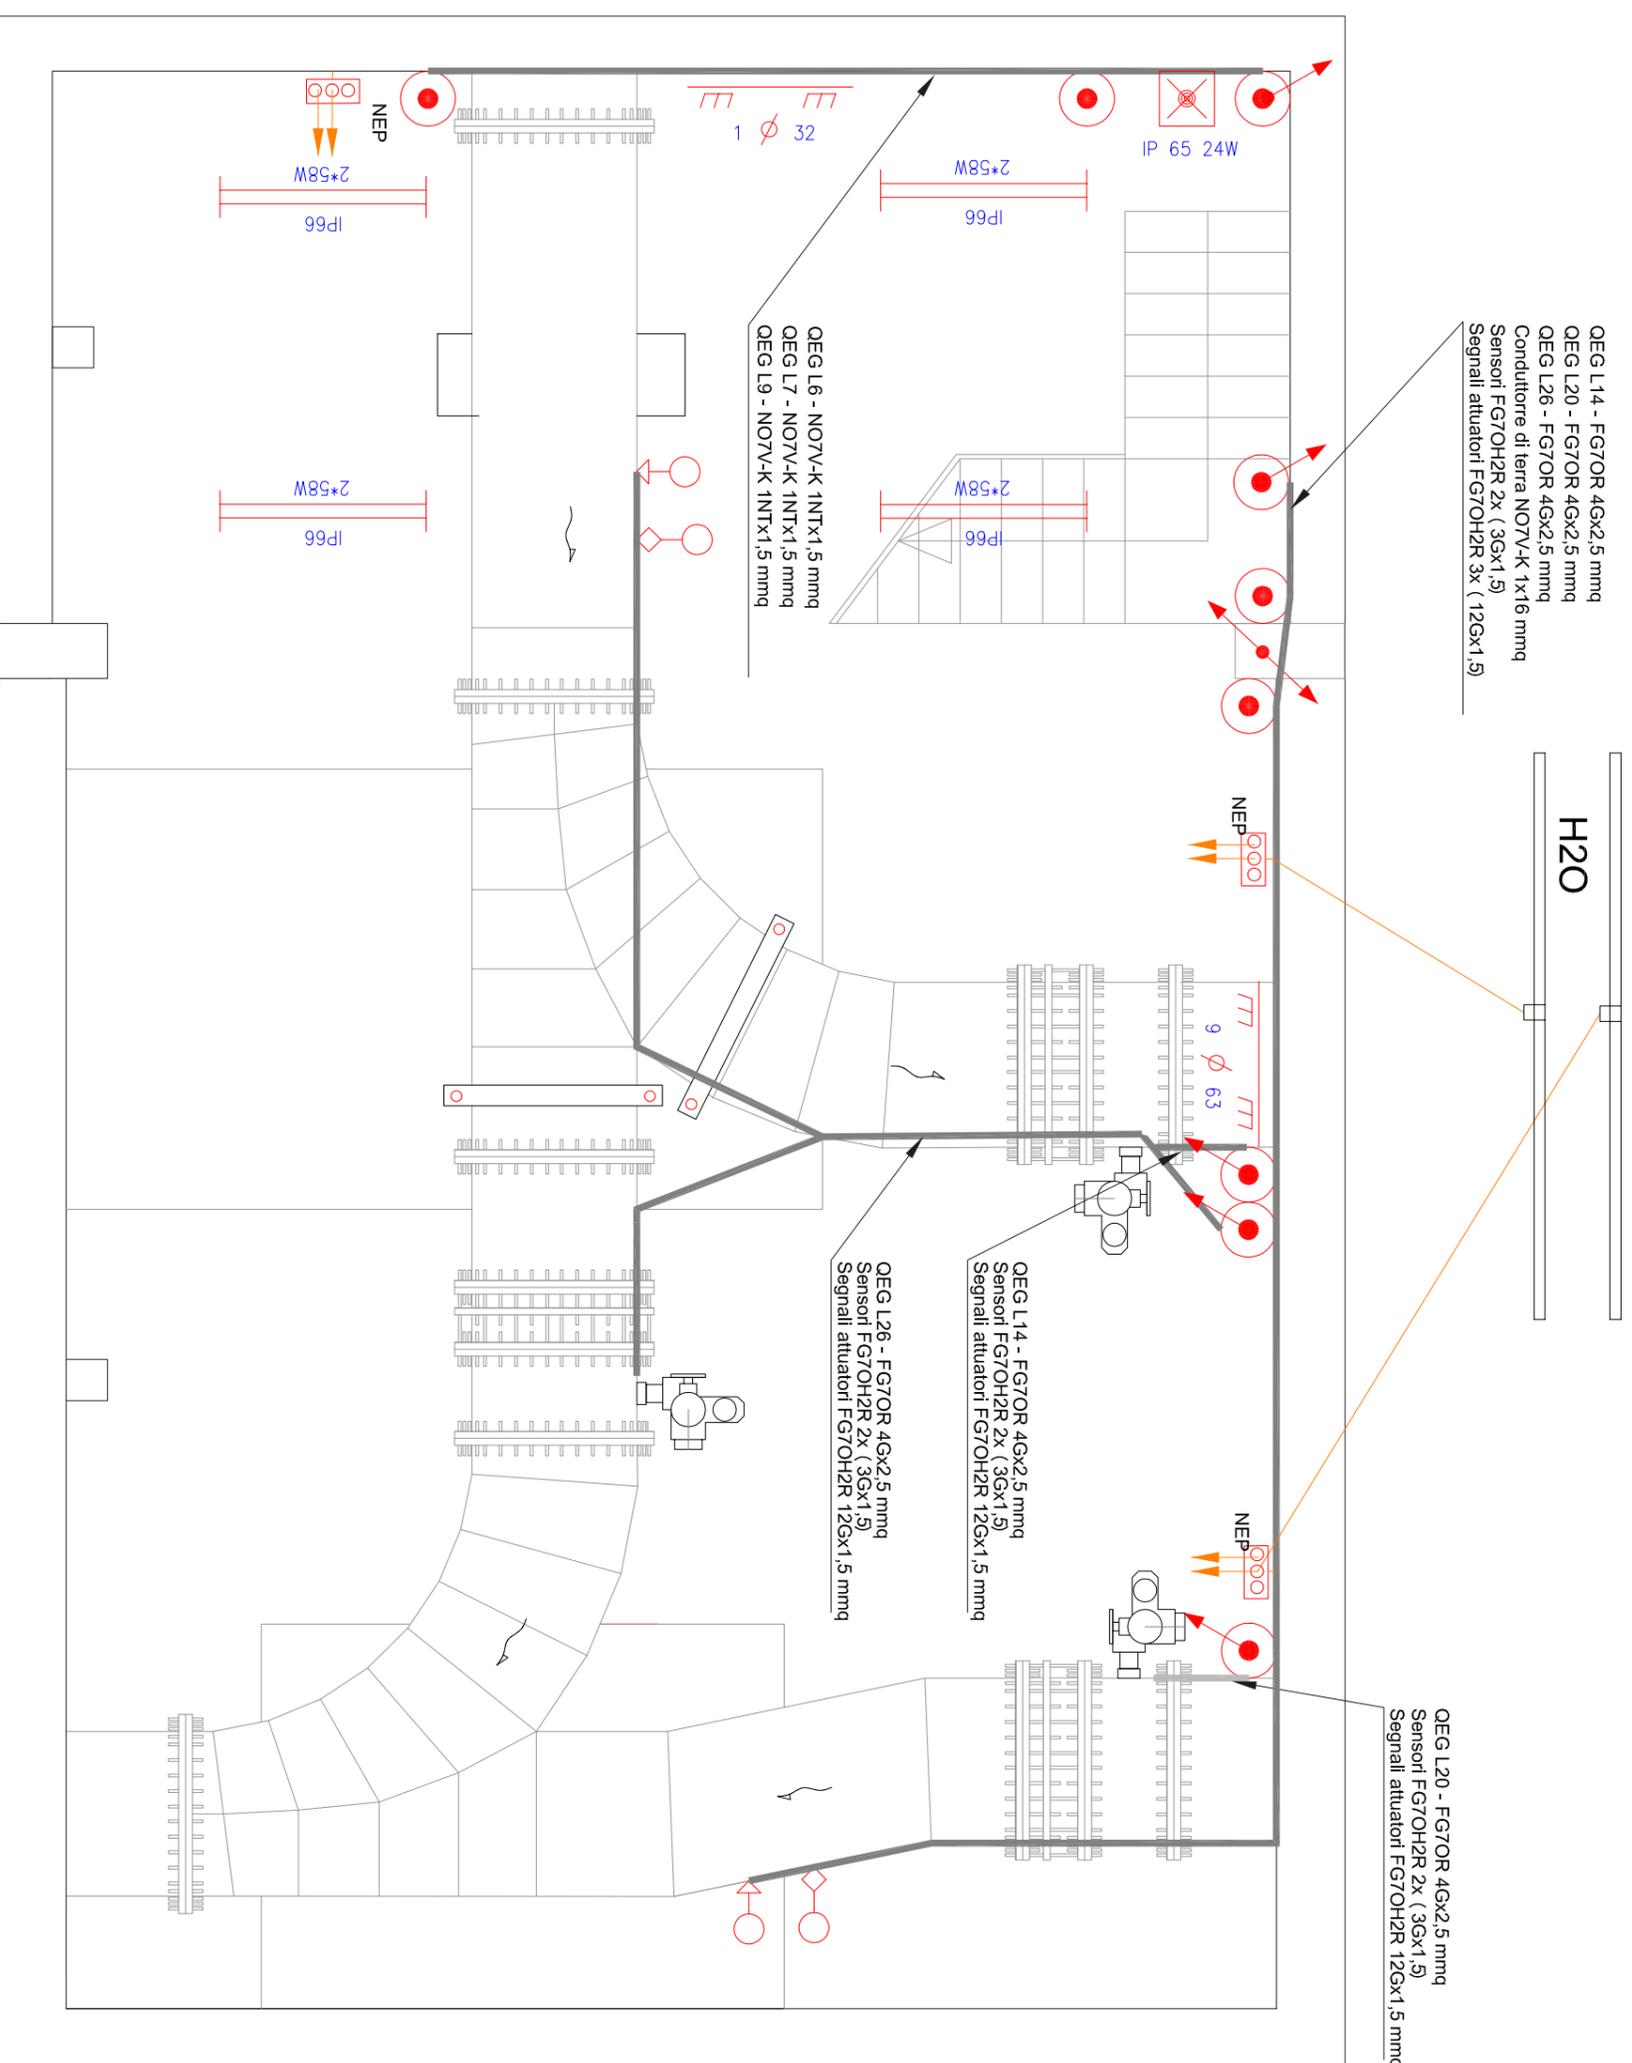

LEGENDA

	Canale metallico
	Conduittura Interrata
	Conduittura a parete
	Scaldia di derivazione
	Quadro elettrico
	Gruppo di Misura ENEL
	Platontiera 2*58W
	Gruppo di emergenza -tipo SE
	Protettore
	Interruttore con segnalazione lum
	Sensore/trasmittitore di pressione
	Sensore/trasmittitore di portata